

Legende

Regenwasser

Schmutzwasser



Wasserleitung

Wasserhausanschluss

Stromleitung

Straßenbeleuchtung

Breitband

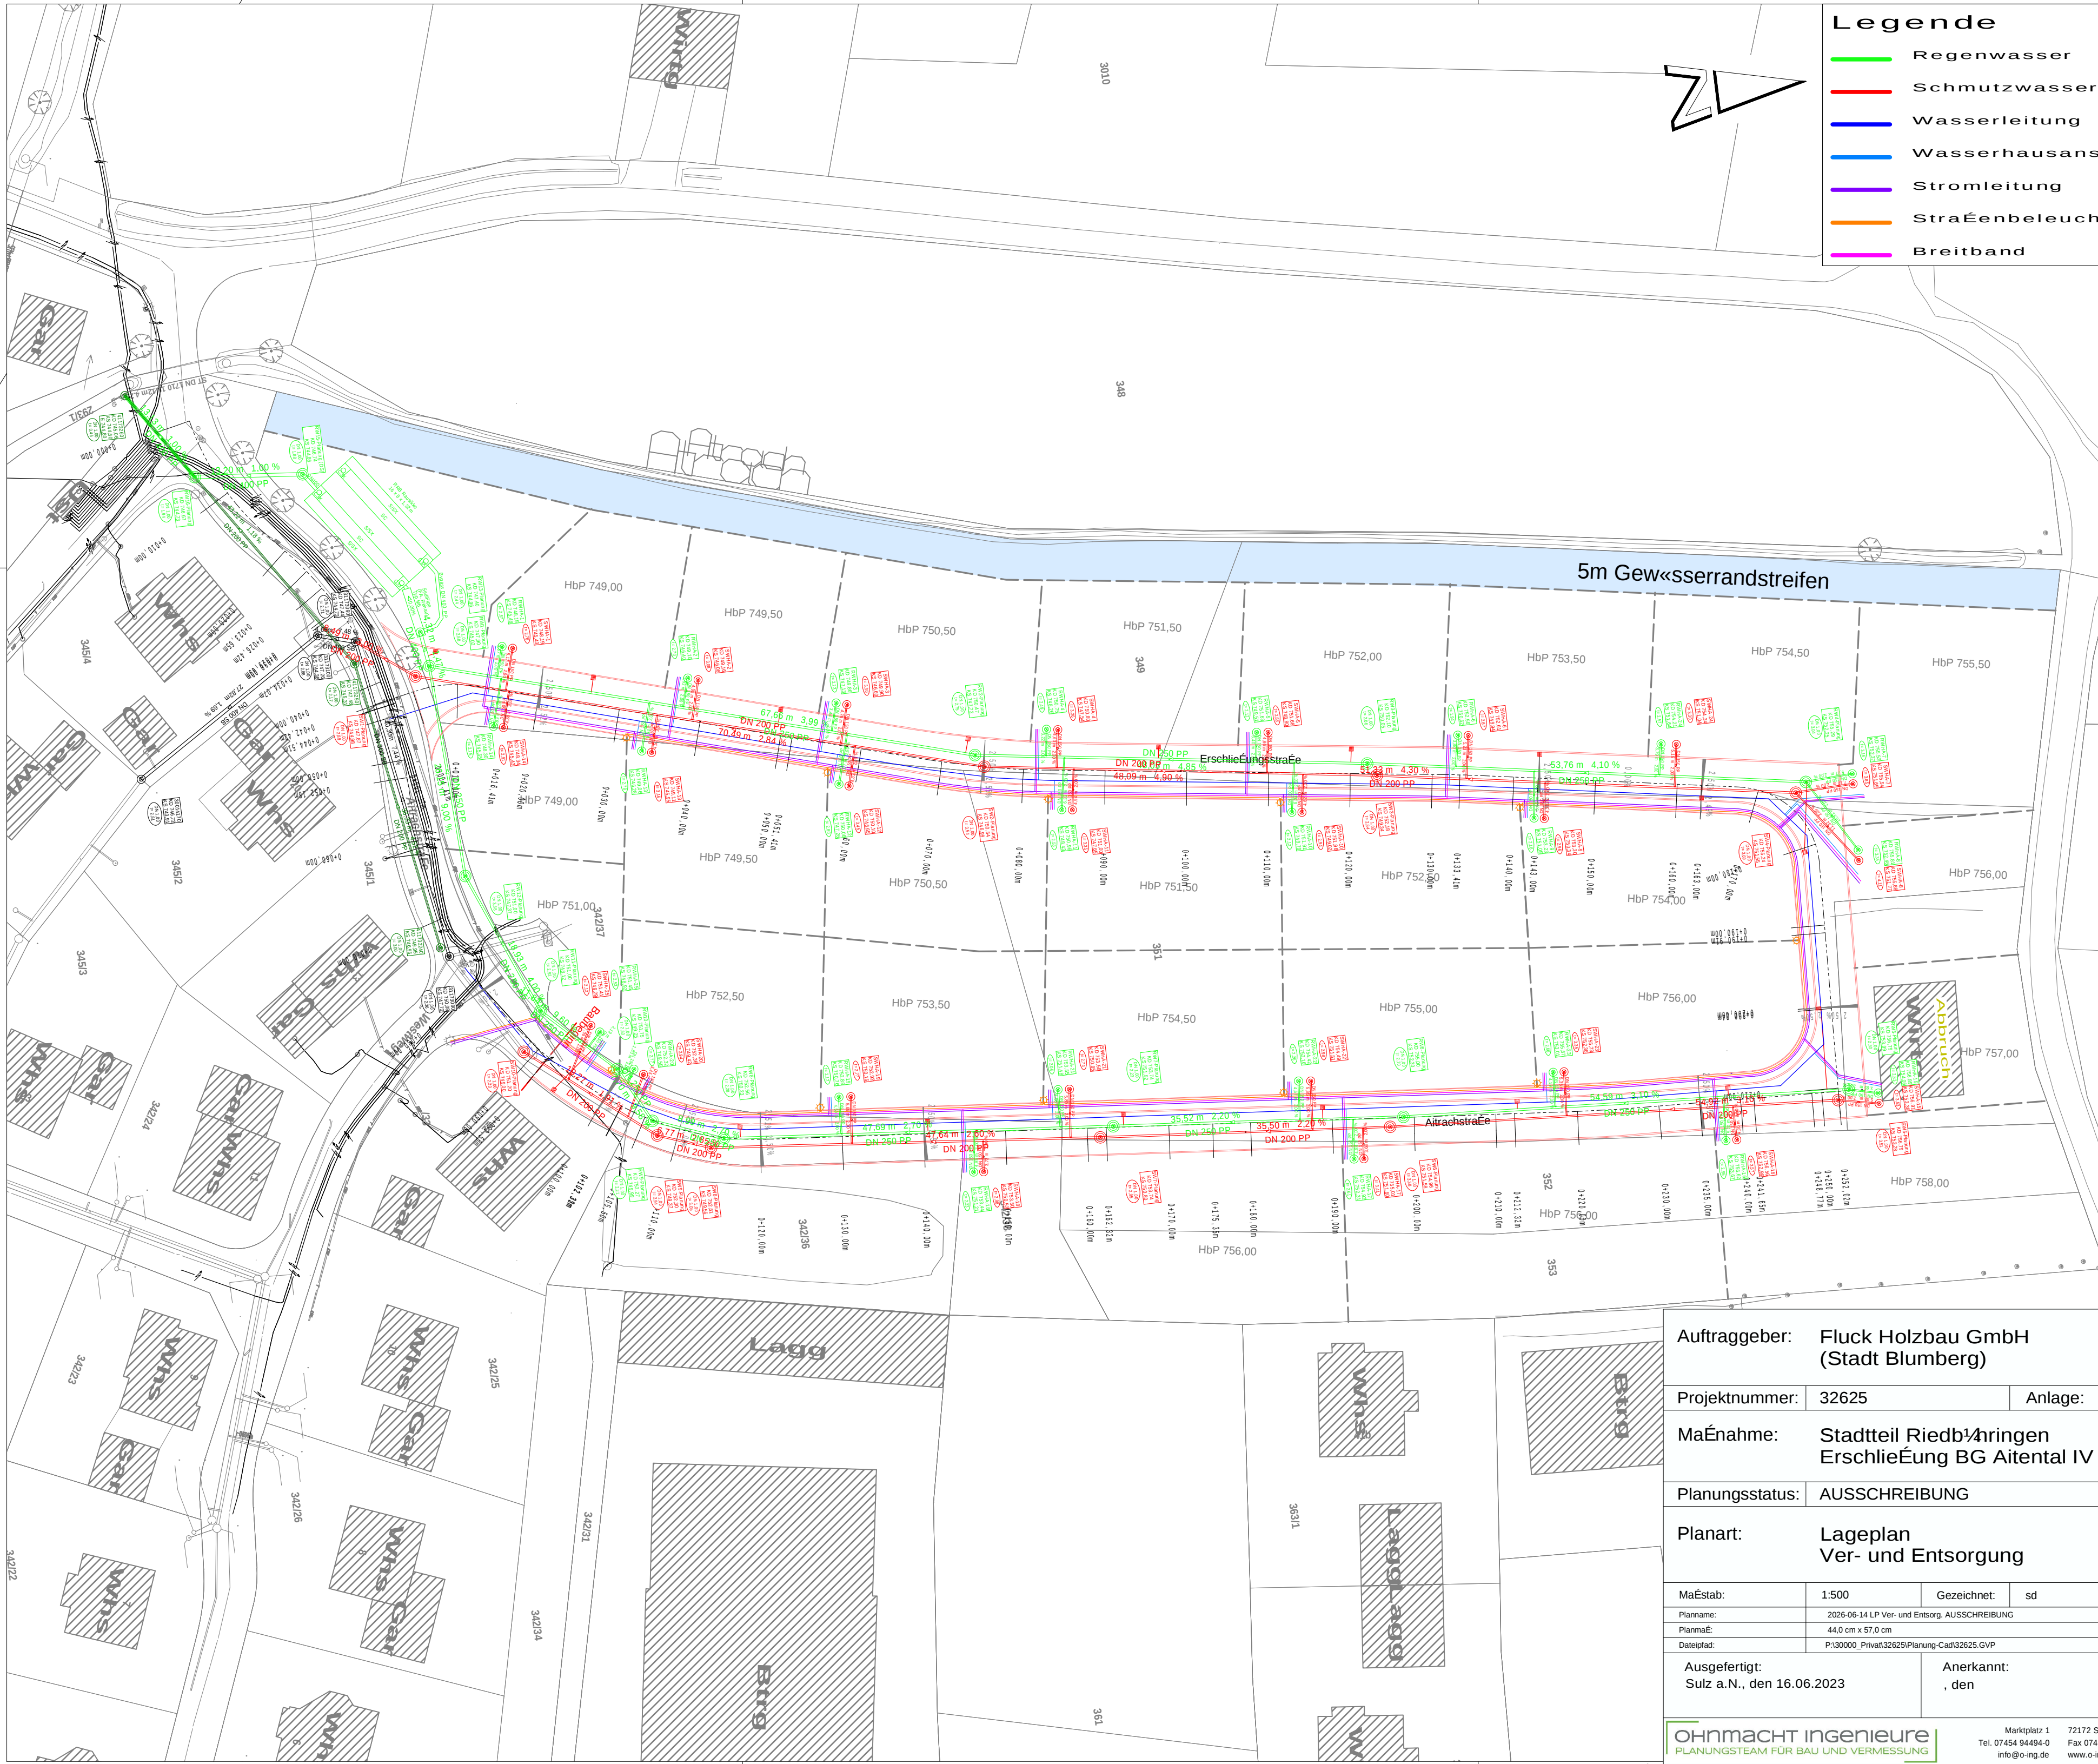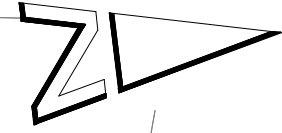

Auftraggeber: Fluck Holzbau GmbH
(Stadt Blumberg)

Projektnummer: 32625

Anlage: 1.2

Maßnahme: Stadtteil Riedbühlringen
Erschließung BG Aitental IV

Planungsstatus: AUSSCHREIBUNG

Planart: Lageplan
Ver- und Entsorgung

Maßstab: 1:500

Gezeichnet: sd

Planname: 2026-06-14 LP Ver- und Entsorg. AUSSCHREIBUNG

Planmaß: 44,0 cm x 57,0 cm

Dateipfad: P:\30000_Privat\32625\Planung-Cad\32625.GVP

Ausgefertigt:
Sulz a.N., den 16.06.2023

Anerkannt:
, den

ohnmacht ingenieure
PLANUNGSTEAM FÜR BAU UND VERMESSUNG

Marktplatz 1
Tel. 07454 94494-0
info@o-ing.de

72172 Sulz a. N.
Fax 07454 94494-29
www.o-ing.de